


建筑	ARCHITECTURE			电气	ELECTRICAL	
结构	STRUCTURE			弱电	TELECOM	
给排水	PLUMBING			总图	SITE PLAN	
暖通	MECHNICAL					

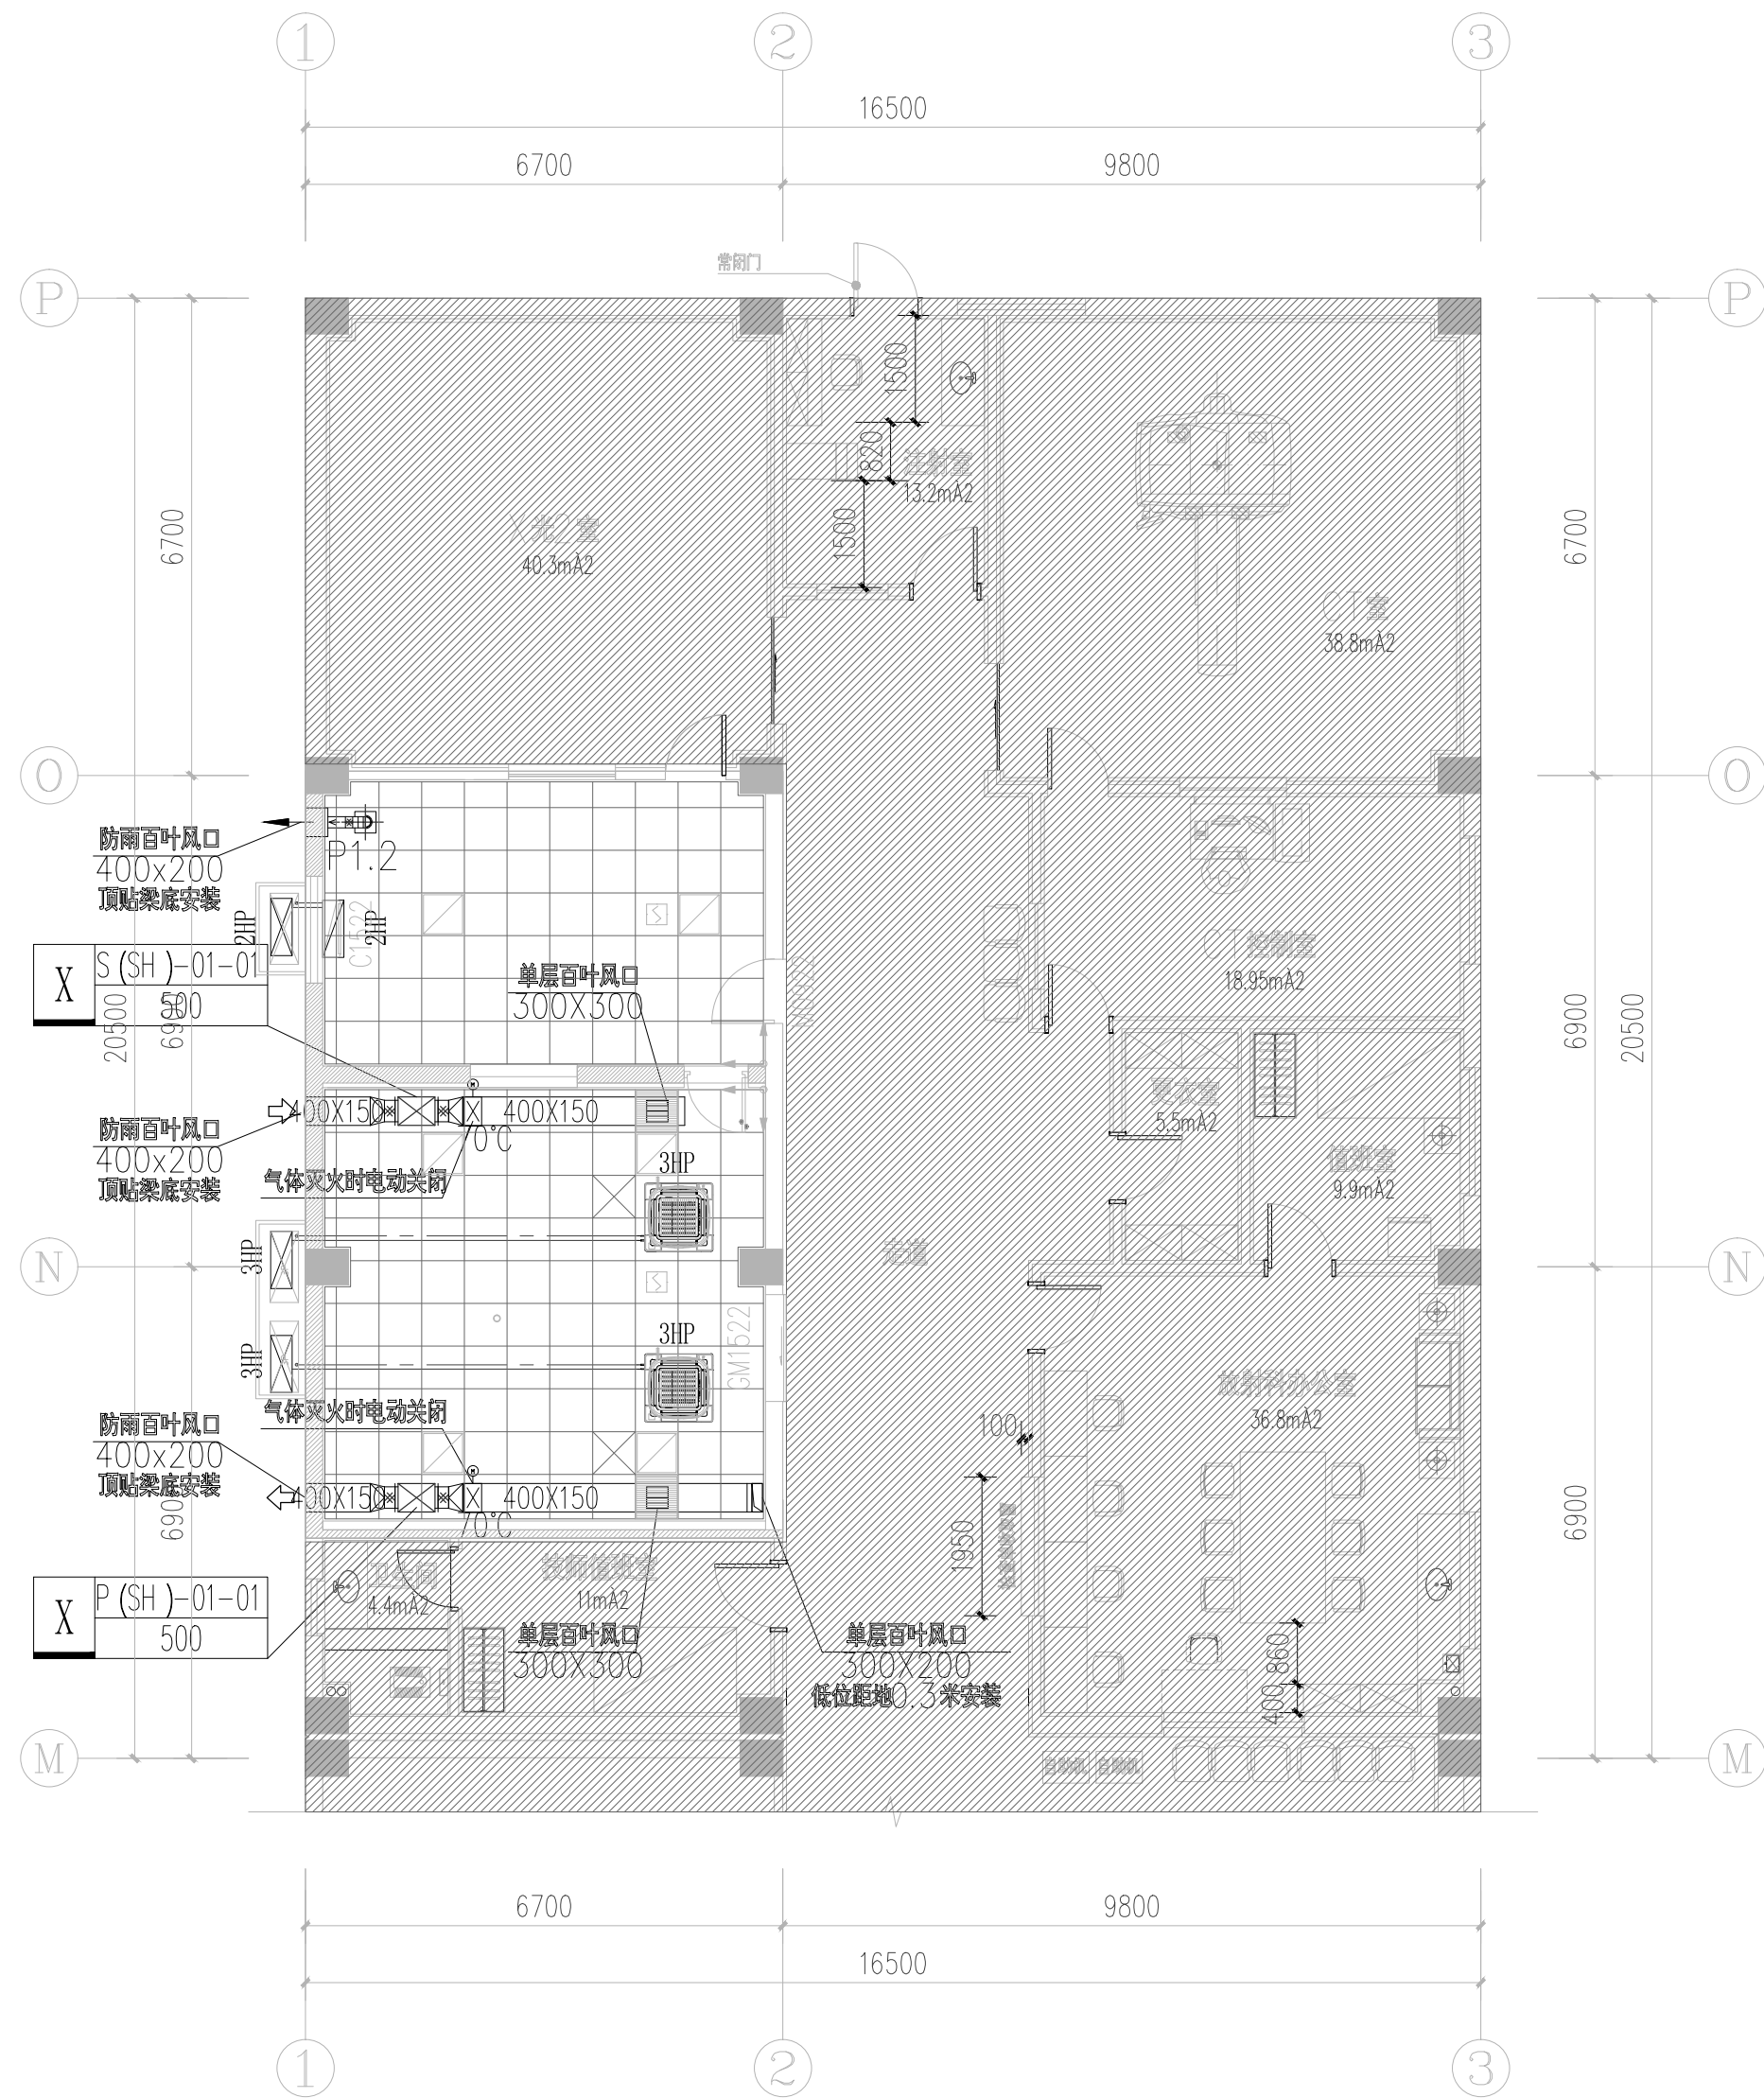

<div></div> <div>广州黄埔建筑设计院有限公司 GUANGZHOU HUANGPU ARCHITECTURAL DESIGN INSTITUTE CO., LTD</div> <div><div><div><div>□ 建筑工程设计甲级证书号: A144056669</div><div>□ 城乡规划编制甲级证书号: 自资规甲字23440728</div><div>□ 工程勘察设计乙级证书号: B244056666</div><div>□ 市政行业设计乙级证书号: A244018920</div><div>□ 风景园林设计乙级证书号: A244018920</div></div></div></div>			
合作单位:			
图纸用途:			
所有图纸皆为本公司的财产, 未经许可不可复制, 施工单位应校对现场尺寸并向建筑师的报告错漏, 此图未经建筑师签名不得用作施工。			
平面位置示意 Key Plan			
注册章 Stamp for Certified			
工程设计出图专用章 Stamp for Engineering Design			
建设单位 Client 广州市番禺区何贤纪念医院			
工程名称 Proj. Name 沙湾院区联影CT设备场地装修改造项目			
子项名称 Sub-Project Name			
审 定 Approved	段国志		
审 核 Examined	赖莉莉		
项目负责 Proj. Architect	韦 奔		
专业负责 Special Field in Charge	沈少君		
校 对 Design Checked	沈少君		
设 计 Design	张志勇		
制 图 Drawn	张志勇		
图纸名称 Drawing title 空调通风防排烟平面图			
图 别 DWG. STYLE	施工图	专 业 Discipline	暖通
设计编号 Design NO.		比 例 Scale	1:100
图 号 DWG. NO.	KS-05	日 期 Date	2025. 11