


| | | | | | | |
|-----|--------------|--|--|---|------------|--|
| 建筑 | ARCHITECTURE | | | | | |
| 结构 | STRUCTURE | | | 电 | 气 | |
| 给排水 | PLUMBING | | | 弱 | 电 | |
| 暖通 | MECHANICAL | | | 总 | 图 | |
| | | | | | SITE PLAN | |
| | | | | | TELECOM | |
| | | | | | ELECTRICAL | |

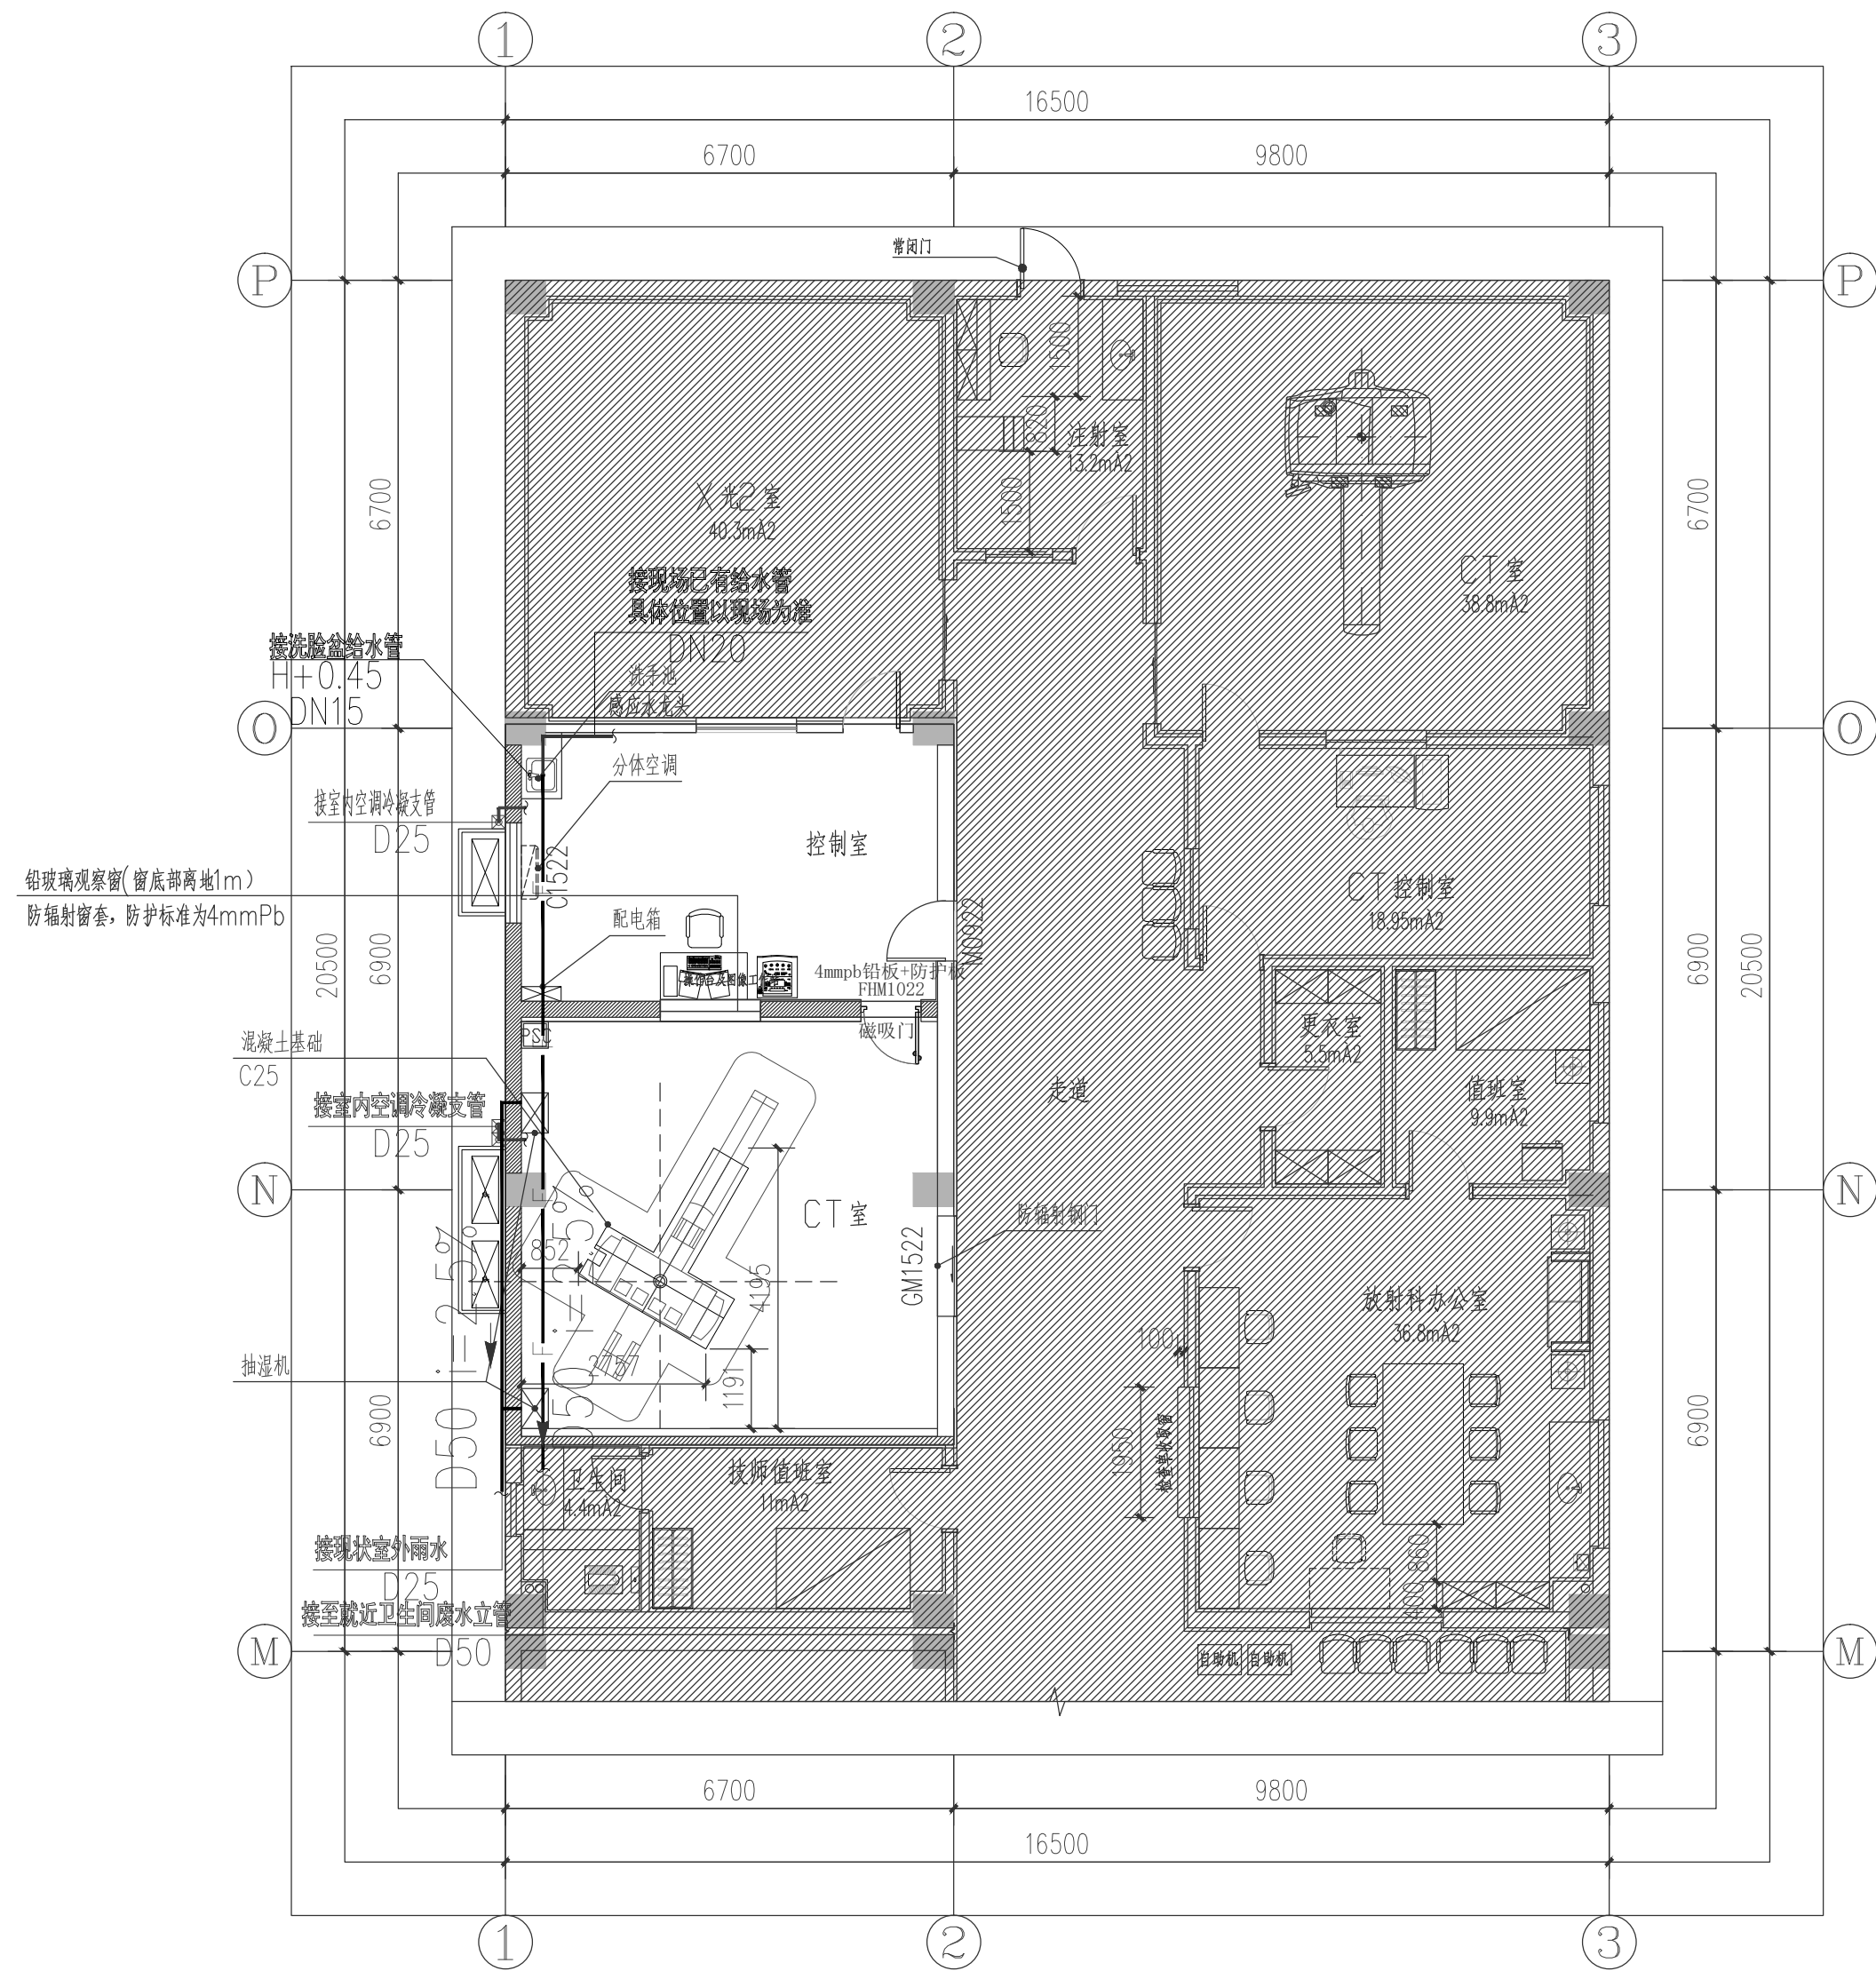

二层给排水改造平面图 1: 100

注：填充阴影区域为非本次设计范围。



广州黄埔建筑设计院有限公司
GUANGZHOU HUANGPU ARCHITECTURAL DESIGN INSTITUTE CO., LTD

- | |
|------------------------------|
| □ 建筑工程设计甲级证书号: A144056669 |
| □ 城乡规划编制甲级证书号: 自资规甲字23440728 |
| □ 工程勘察设计乙级证书号: B244056666 |
| □ 市政行业设计乙级证书号: A244018920 |
| □ 风景园林设计乙级证书号: A244018920 |

合作单位:

图纸用途:

所有图纸皆为本公司的财产，未经许可不准复制。施工单位应校对现场尺寸并向建筑师报告错漏，此图未经建筑师签名不许用作施工。

平面位置示意 Key Plan

注册章 Stamp for Certified

工程设计出图专用章 Stamp for Engineering Design

建设单位 Client

广州市番禺区何贤纪念医院

| | |
|------|------------|
| 工程名称 | Proj. Name |
|------|------------|

沙湾院区联影CT设备场地装修改造项目

子项名称 Sub-Proj. Name

| | | |
|---------------------------------|-----|-----|
| 审 定 Approved | 段国志 | 段国志 |
| 审 核 Examined | 温海山 | 温海山 |
| 项目负责 Proj. Architect | 韦 奔 | 韦奔 |
| 专业负责 Special Field in Charge | 朱振文 | 朱振文 |
| 校 对 Design Checked | 朱振文 | 朱振文 |
| 设 计 Design | 韩远志 | 韩远志 |
| 制 图 Drawn | 韩远志 | 韩远志 |

| | |
|--|---|
| 图纸名称 Drawing title 图号 Drawing number 图例 Drawing legend 比例 Drawing scale 日期 Drawing date 设计 Design 校核 Check 审核 Review 批准 Approve 制图 Drawing 工艺 Process 材料 Material 设备 Equipment 管道 Pipe 电气 Electrical 暖通 Heating, Ventilation, and Air Conditioning 给排水 Water Supply and Drainage 结构 Structure 基础 Foundation 地基 Ground 地质 Geology 环境 Environment 安全 Safety 消防 Fire Protection 人防 Civil Defense 抗震 Seismic 节能 Energy Saving 环保 Environmental Protection 其他 Other | 图例 Drawing legend 比例 Drawing scale 日期 Drawing date 设计 Design 校核 Check 审核 Review 批准 Approve 制图 Drawing 工艺 Process 材料 Material 设备 Equipment 管道 Pipe 电气 Electrical 暖通 Heating, Ventilation, and Air Conditioning 给排水 Water Supply and Drainage 结构 Structure 基础 Foundation 地基 Ground 地质 Geology 环境 Environment 安全 Safety 消防 Fire Protection 人防 Civil Defense 抗震 Seismic 节能 Energy Saving 环保 Environmental Protection 其他 Other |
|--|---|

二层给排水改造平面图

| | | | |
|--------------------|-------|-------------------|----------|
| 图 别 DWG. STYLE | 施工图 | 专 业 Discipline | 给排水 |
| 设计编号 Design NO. | | 比 例 Scale | 1:100 |
| 图 号 DWG. NO. | SS-01 | 日 期 Date | 2025. 11 |

图纸盖章后有效